



План 1 этажа

М 1 : 200

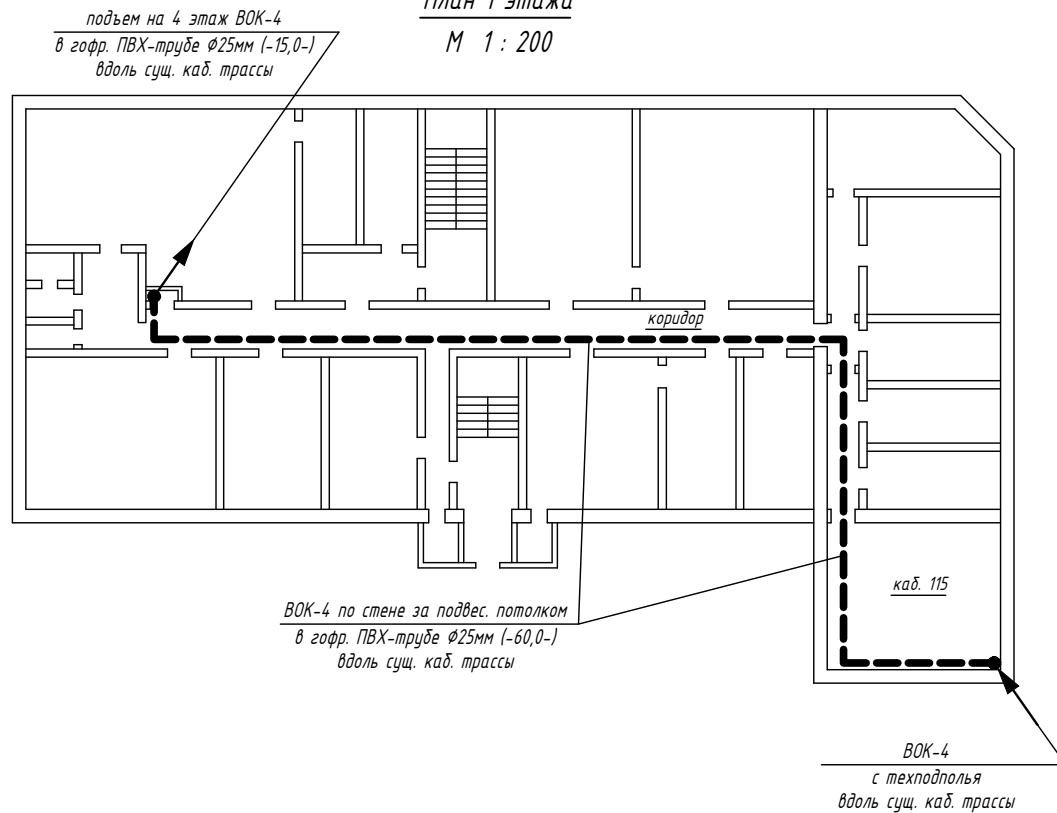

Фрагмент плана 4 этажа

М 1 : 200

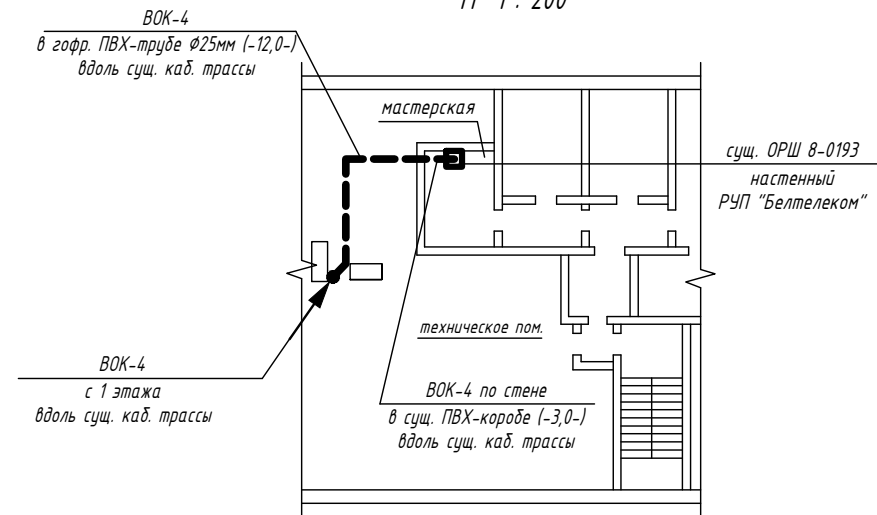


Условные обозначения:

----- - трасса прокладки кабеля

Фрагмент плана техподполья

М 1 : 100

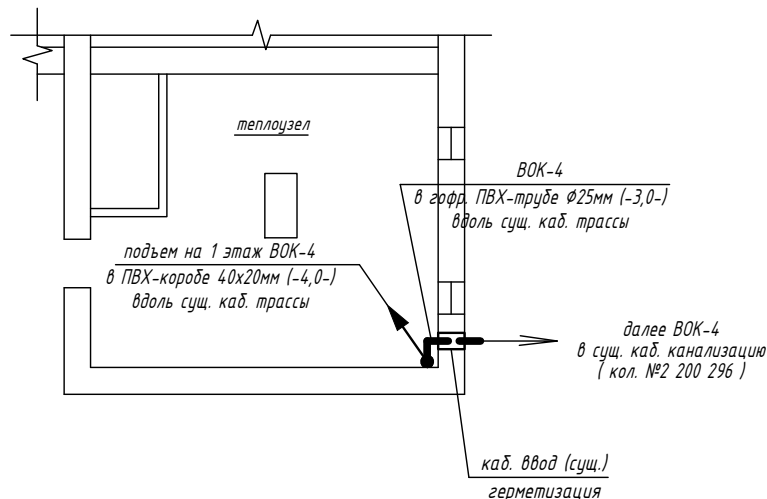

Примечания:

1. При прокладке радиус изгиба ВОК должен составлять не менее 20 диаметров кабеля.
2. Места проходов кабелей через стены и перекрытия должны быть герметично заделаны с помощью негорючих герметизирующих материалов по классу огнестойкости не ниже существующих конструкций.
3. Кабельный трубопровод должен быть промаркирован бирками.

Взам инв. №	
Подп. и дата	
Инв. № подл.	

						2223/24-СС8			
						Строительство локально-вычислительных сетей и сетей для предоставления услуг, 54 этап			
Изм.	Колич.	Лист	№ док.	Подпись	Дата	Место массового пребывания граждан г. Минск, пр-т Независимости, 11.	Стадия	Лист	Листов
Разработал		Руденский		<i>[Signature]</i>			С		
Проверил		Торяник		<i>[Signature]</i>					
Н. контр.		Дубовик		<i>[Signature]</i>					
Утвердил		Марков		<i>[Signature]</i>		г. Минск, ул. Советская, 17. План прокладки кабелей	000 "Стальдизайн" г. Минск		