

Фрагмент генплана М 1:500


Ситуационная схема

Рекламный пилон двухсторонний  
(с внутренней подсветкой)  
габариты конструкции - 1,42 x 2,91(н)м  
(фундамент заглублен,  
глубина заложения -1,2м)

**РАССМОТРЕНО**  
в части увязки с проектами  
УП «МИНСКИНЖПРОЕКТ»

13.08.24  
Е.П. Воротко  
(расшифровка подписи)  
(подпись)

УНИТАРНОЕ ПРЕДПРИЯТИЕ  
МИНГОРИСПОЛКОМА  
**«МИНГОРСВЕТ»**  
**РАССМОТРЕНО**  
ПОЛУЧИТЬ ПИСЬМЕННОЕ  
РАЗРЕШЕНИЕ ДО НАЧАЛА РАБОТ  
Начальник  
ОСР-3  
1.08.24

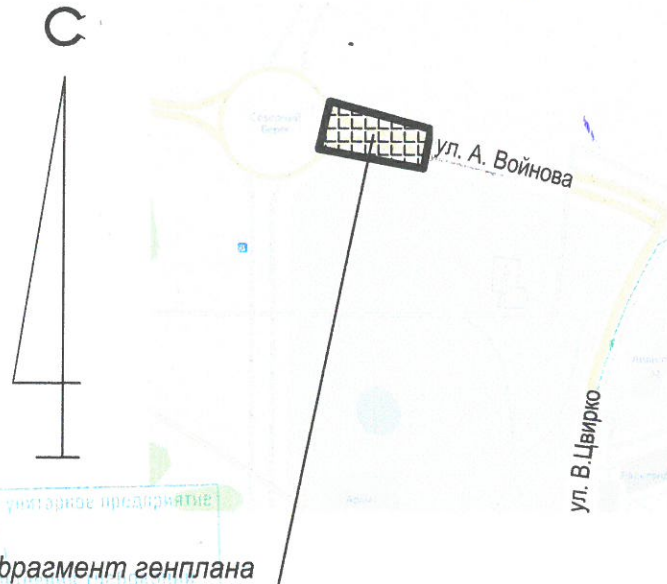

Производственное республиканское унитарное предприятие  
«Минскгаз»  
(УП «Минскгаз»)  
Рассмотрено, при условии  
СП 4.03.01. ТЭД 45 3.03.227.  
До начала работ получить письменное разрешение  
1.08.24

- ✓ ПРЭ-3
- ✓ МИНСКИНЖПРОЕКТ
- ✓ ГОРСВЕТ-3
- ✓ БЕЛТЕЛЕКОМ
- ✓ ГТС-1

Производство «Минскгазопровод»  
**РАССМОТРЕНО**  
Обеспечить сохранность сущ. сетей водопровода.  
Получить разрешение на производство работ.  
Начальник ТО  
1.08.24

Республиканское унитарное предприятие электросвязи  
«Белтелеком»  
Филиал «Минская городская телефонная сеть»  
**ЛИНЕЙНО-КАБЕЛЬНЫЙ ЦЕХ**  
**РАССМОТРЕНО**  
До начала работ получить письменное разрешение  
с вывозом представителя по телефону 121  
Подпись: 01.08.24

№ 500000000008008302  
ООО «Риверсайд Девелопмент Лимитед»  
Филиал «Минские кабельные сети»  
РУП «Минскэнерго»  
**РЭС-3**  
**РАССМОТРЕНО**  
на соответствие НПА, ТНПА и требованиям  
ТУ филиала МКС  
№ \_\_\_\_\_ от « \_\_\_\_\_ » 20 \_\_\_\_ г.  
До начала работ получить письменное разрешение  
Гл. инженер РЭС-3  
05.08.24

УП «Минскэнерго»  
УП «МИПП»  
Красные линии нанесены  
Ранее запроектированные  
сети и гр.землепольз. нанесены  
"02" июля 2024  
ио Директора  
Савицкий А.А.  
Корректор  
об.93-24  
Захарова О.Н.

Коммунальное унитарное предприятие  
«Минский городской центр инженеринговых услуг»  
инженерно-топографический план  
**ЗАРЕГИСТРИРОВАН**  
№ 241930 10 июля 2024  
инженерно-геодезические изыскания  
выполнены: июль 2024 г.  
Начальник отдела формирования и ведения  
фонда материалов инженерных изысканий  
О.И. Русак  
(Ф.И.О.)



- Привязка конструкции рекламоносителя выполнена по чертежам предоставленным Заказчиком. Фундамент заглубить в землю.
- После установки рекламоносителя, восстановить газон. Состав травосмеси: овсяница 70%, мятлик луговой 20%, райграс пастбищный 10%.

**ВНИМАНИЕ!** ДО ПОЛУЧЕНИЯ ОРДЕРА НА РАСКОПКИ ПРОИЗВЕСТИ СОГЛАСОВАНИЕ С ОРГАНИЗАЦИЯМИ, ЭКСПЛУАТИРУЮЩИМИ ПОДЗЕМНЫЕ КОММУНИКАЦИИ, НА СКОРРЕКТИРОВАННОМ ТОПОПЛАНЕ М 1:500 С НАНЕСЕНИЕМ РАНЕЕ ЗАПРОЕКТИРОВАННЫХ СЕТЕЙ.

№	Организация	Согласования	Дата	Подпись	Фамилия
	«Минский городской центр инженеринговых услуг» Отдел технического надзора и инженерного сопровождения объектов	<b>РАССМОТРЕНО</b> Зарегистрировано за № 1132р/24 21.08.24 августа 2024 г.			

Изм. Кол.уч. Лист Ндок Подп. Дата						65) 1160502 24.45/02 1132р/24		
Разработал Матусевич						Проект привязки рекламного пилона по адресу: г.Минск, ул. Александра Войнова.		
Гл. спец. Горбачева						Стадия Лист Листов		
						КПУП "Минскреклама" С 1 1		
Н. контр. Сенчук						Фрагмент генплана М 1:500		
Утвердил Дворак						Государственное предприятие "МГИ благоустройства и городского дизайна"		