



Фрагмент генплана М 1:500

Ситуационная схема

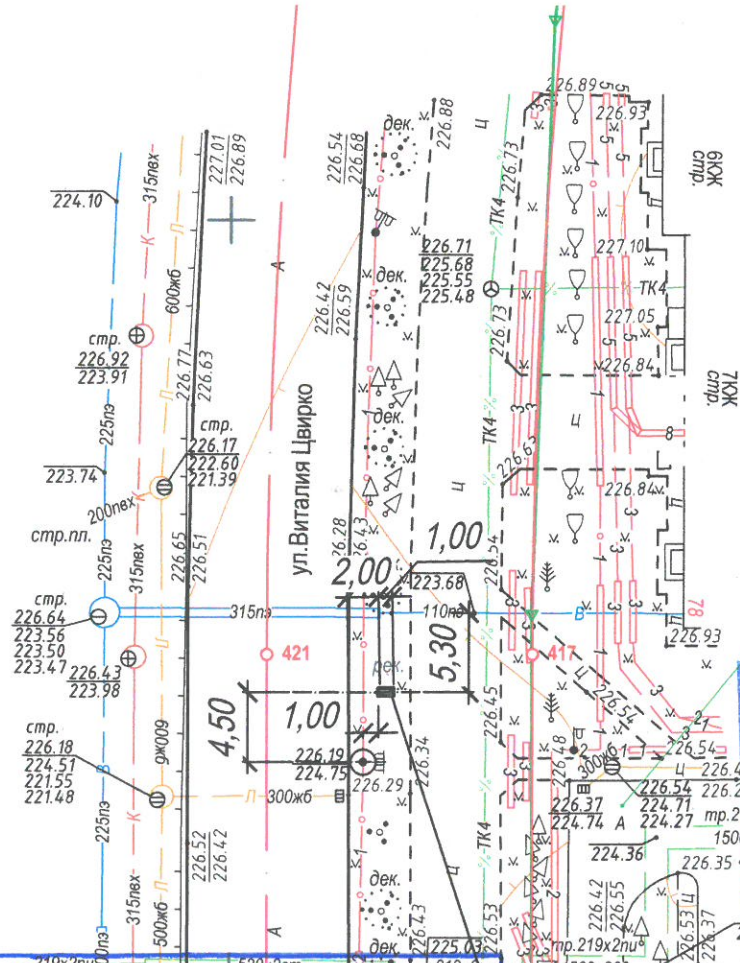

Филиал «Минские кабельные сети»
РУП «Минскэнерго»
**РЭС-3
РАССМОТРЕНО**
на соответствие НПА, ТНПА и требованиям
ТУ филиала МКС
№ _____ от « _____ » _____ г.
До начала работ получить письменное разрешение
Гл. инженер РЭС-3 _____ А.В.Ерхин
« 05 » 08 20 24 г.

Республиканское унитарное предприятие электросвязи
«Белтелеком»
Филиал «Минская городская телефонная сеть»
**ЛИНЕЙНО-КАБЕЛЬНЫЙ ЦЕХ
РАССМОТРЕНО**
До начала работ получить письменное разрешение
с вывозом представителя по телефону 121
Подпись: _____ « 08 » 08 20 24 г.

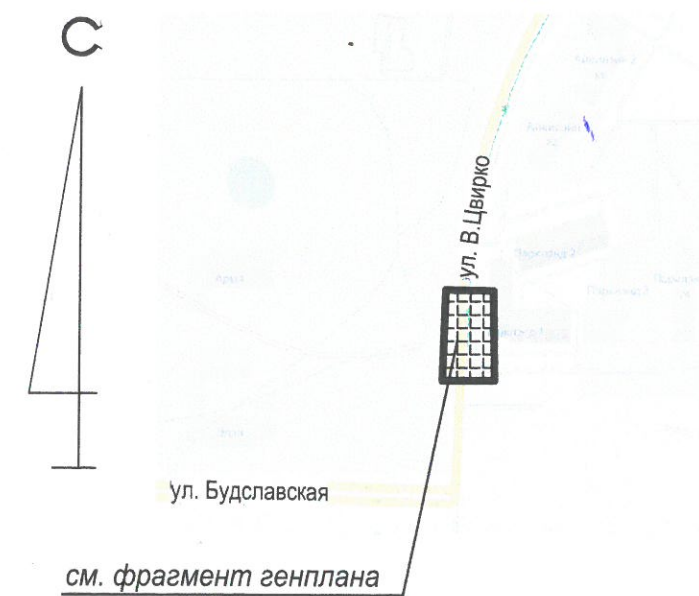

№ 5000000000008007878
ООО «Риверсайд Девелопмент Лимитед»
Право аренды
Срок действия по: 31.12.2040

УНИТАРНОЕ ПРЕДПРИЯТИЕ
МИНГОРИСПОЛКОМА
**«МИНГОРСВЕТ»
РАССМОТРЕНО**
ПОЛУЧИТЬ ПИСЬМЕННОЕ
РАЗРЕШЕНИЕ ДО НАЧАЛА РАБОТ
Начальник
ТО _____ 1.08.24
Подпись _____

«Минский городской центр
инженерно-технических услуг»
Отдел технического надзора и
инженерного сопровождения объектов
РАССМОТРЕНО
Зарегистрировано за № 1130р/24
Начальник
ТО _____ 22 августа 20 24 г.

Производство «Минскэлектропровод»
РАССМОТРЕНО

Обеспечить сохранность сущ. сетей водопровода.
Получить разрешение на производство работ
Начальник ТО _____ 30.07.2024 г.

- ✓ РЭС-3
- ✓ МНТЭС
- ✓ МНП
- ✓ ГОРСВЕТ-3
- ✓ ВОДОПРОВОД

РАССМОТРЕНО
в части увязки с проектами
УП «МИНСКИНЖПРОЕКТ»
Подпись: _____ Е.П. Доротко 13.08.24
(подпись) (расшифровка подписи) (дата)

Рекламный пилон двухсторонний
(с внутренней подсветкой)
габариты конструкции - 1,00 x 2,91(н)м
(фундамент заглублен,
глубина заложения -1,2м)

УП «Минскинжпроект»
УП «МИПП»
Красные линии нанесены
Ранее запроектированные
сети постр. и гр.з. нанесены
"01" июля 2024
ио Директора _____ Савицкий А.А.
Корректор _____ Захарова О.Н.
06.91-24

Коммунальное унитарное предприятие
«Минский городской центр инженерно-технических услуг»
инженерно-топографический план
ЗАРЕГИСТРИРОВАН
№ 241928 04 июля 2024г.
инженерно-геодезические изыскания
выполнены: июль 2024г.
Зам.нач. отдела формирования и ведения
фонда материалов инженерных изысканий
_____ А.С. Лабор
подпись (Ф.И.О.)



- Привязка конструкции рекламоносителя выполнена по чертежам предоставленным Заказчиком. Фундамент заглубить в землю.
- После установки рекламоносителя, восстановить газон. Состав травосмеси: овсяница 70%, мятлик луговой 20%, райграс пастбищный 10%.

ВНИМАНИЕ! ДО ПОЛУЧЕНИЯ ОРДЕРА НА РАСКОПКИ ПРОИЗВЕСТИ СОГЛАСОВАНИЕ С ОРГАНИЗАЦИЯМИ, ЭКСПЛУАТИРУЮЩИМИ ПОДЗЕМНЫЕ КОММУНИКАЦИИ, НА СКОРРЕКТИРОВАННОМ ТОПОПЛАНЕ М 1:500 С НАНЕСЕНИЕМ РАНЕЕ ЗАПРОЕКТИРОВАННЫХ СЕТЕЙ.

Взам.инв.Н	Подпись и дата	Инва.Н подл.	№	Организация	Согласования	Дата	Подпись	Фамилия

(29)1160507 24.45/03 1130р/24						
Проект привязки рекламного пилона по адресу: г.Минск, ул. Виталия Цвирко.						
Изм.	Кол.уч.	Лист	Ндок	Подпись	Дата	
Разработал	Матусевич	Горбачева			07.24	
Гл.спец.					07.24	
Н. контр.	Сенчук				07.24	
Утвердил	Дворак				07.24	
КПУП "Минскреклама"				Стадия	Лист	Листов
Фрагмент генплана М 1:500				С	1	1
Государственное предприятие "МГИ благоустройства и городского дизайна"						